




















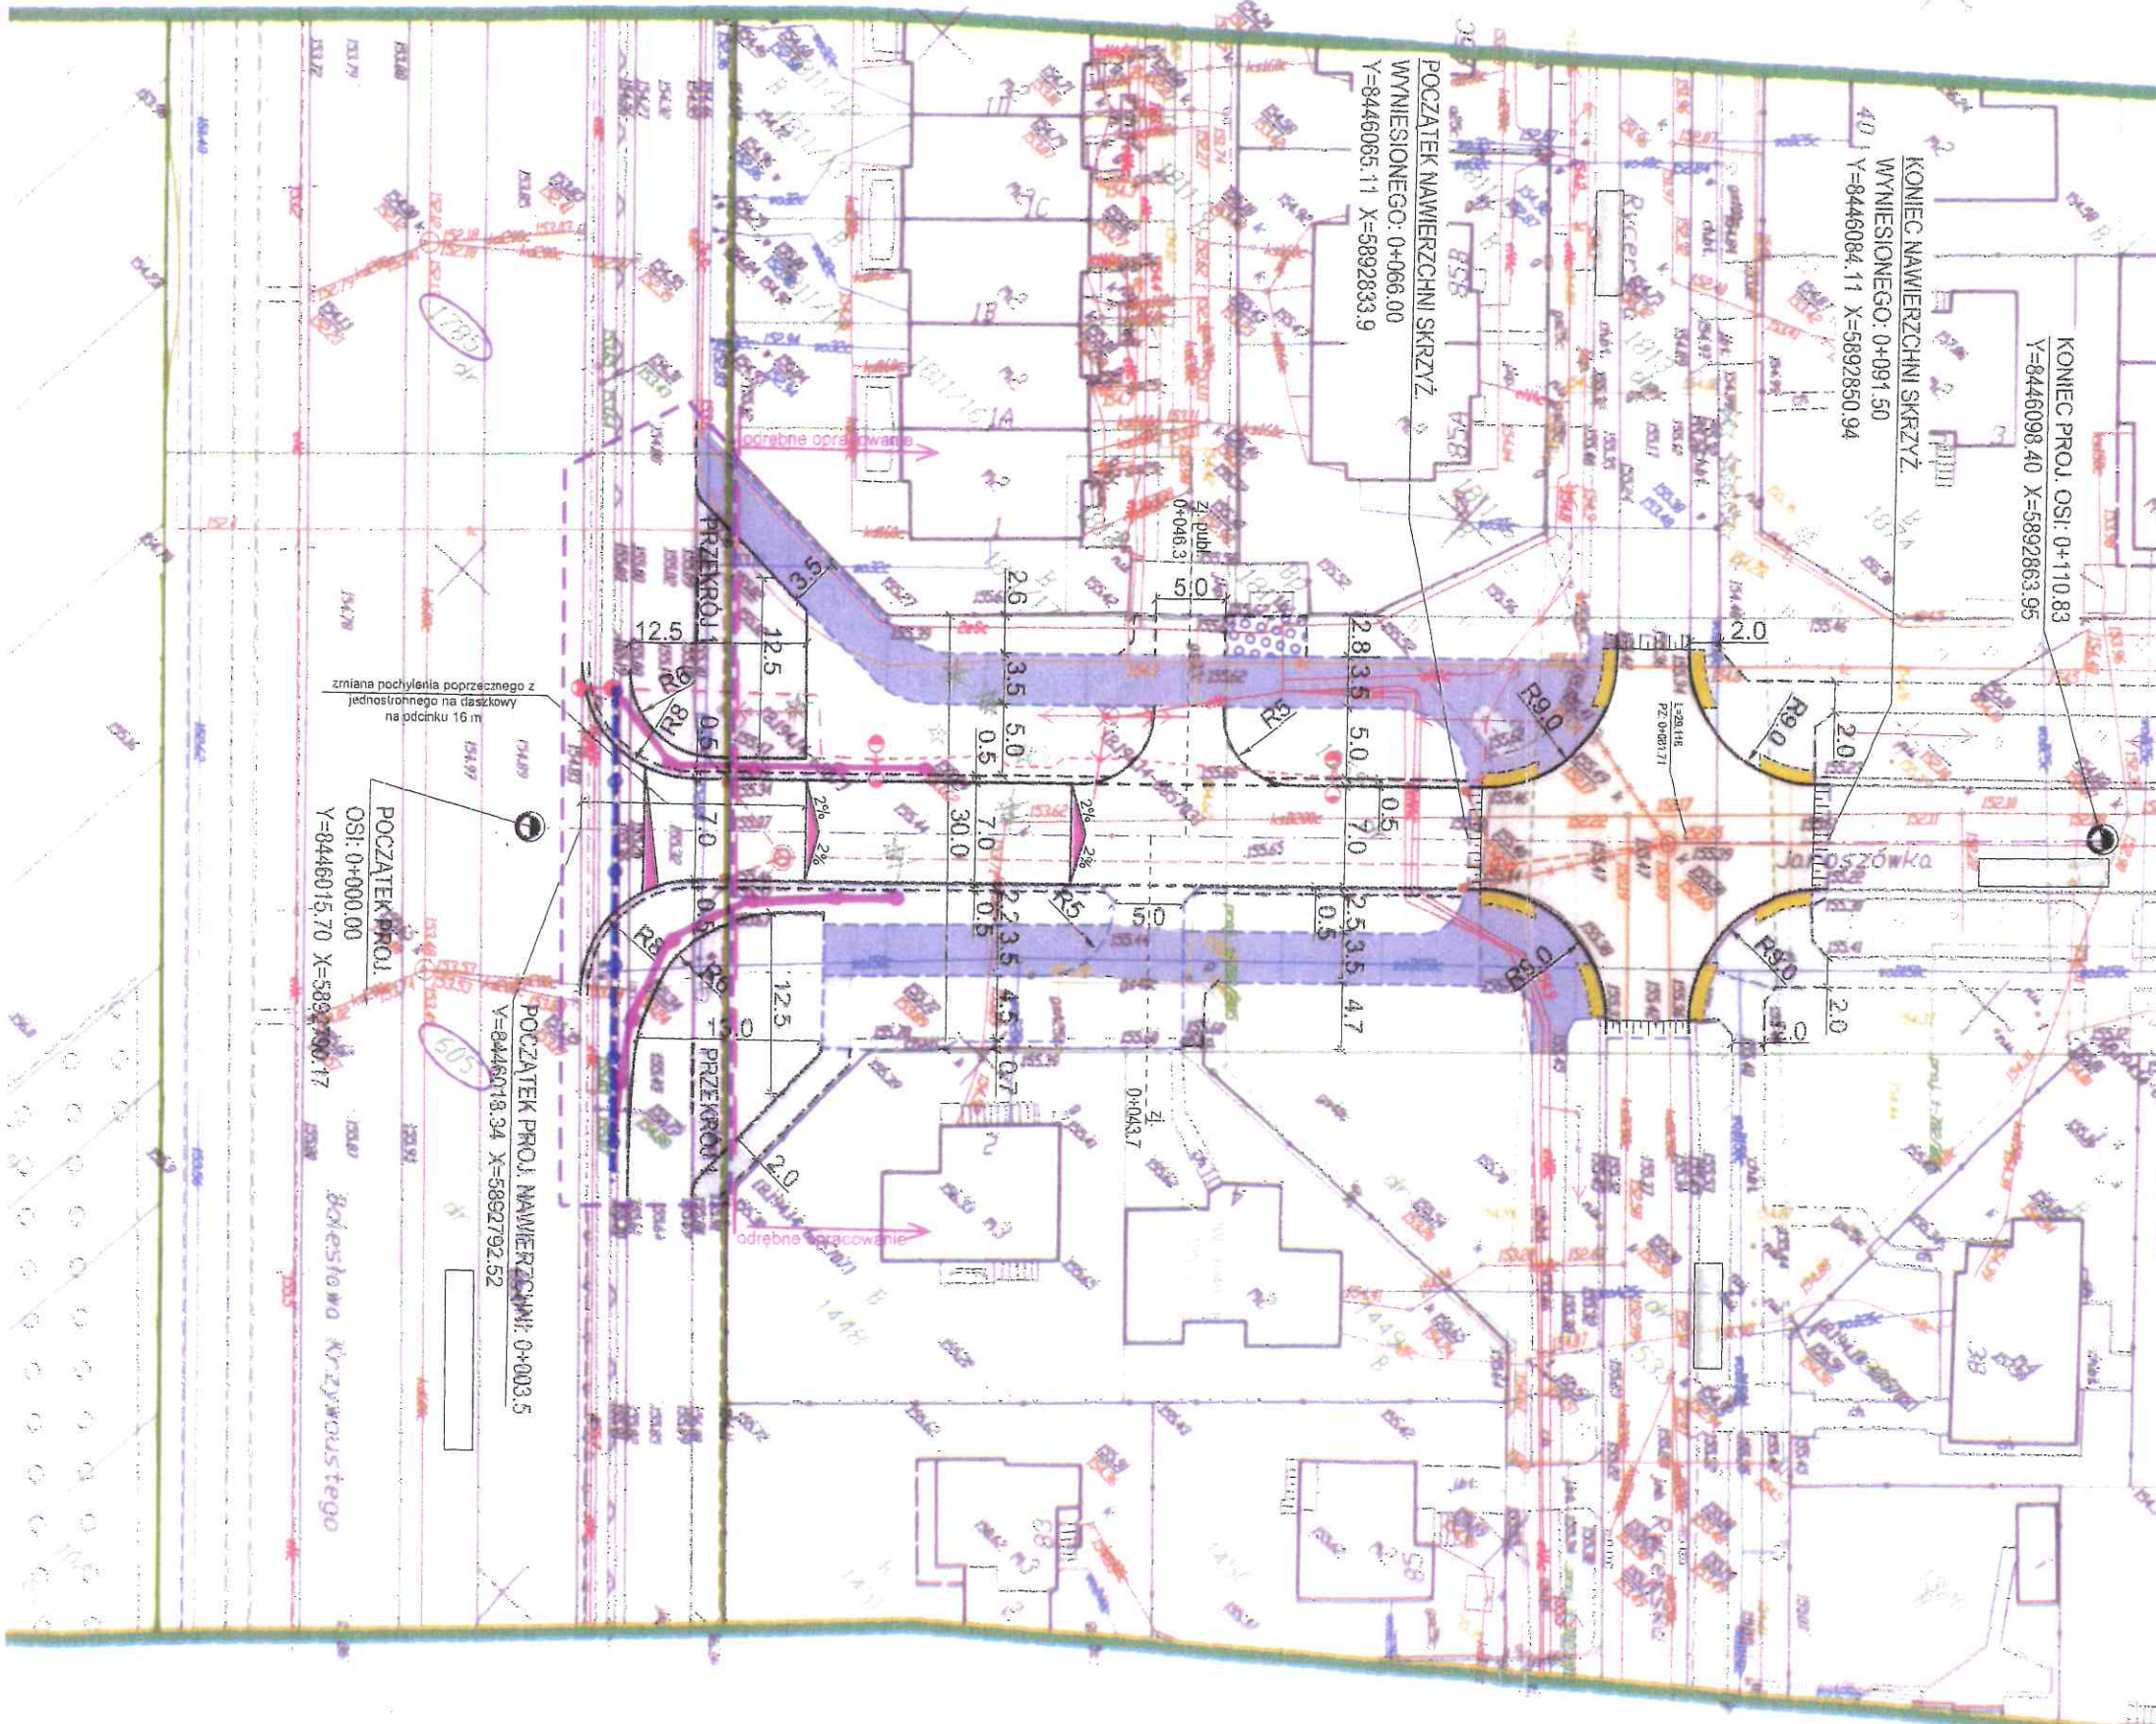


Załącznik do uchwały Nr 49./454/2018
Zarządu Województwa Podlaskiego
z dnia 17. czerwieca... 2018 roku










PROJEKT ZAGOSPODAROWANIA TERENU SKALA 1:500

LEGENDA:

-  Działki objęte wnioskiem
-  Zakres inwestycji
-  projektowana jezdnia z BA
-  projektowane skrzyżowanie wyniesione z kostki betonowej
-  projektowane chodniki, opaski z kostki bet.
-  projektowane ciągi pieszo rowerowe z kostki bet.
-  projektowane place nawrotowe
-  projektowane zieleńce
-  projektowane zjazdy z kostki betonowej
-  projektowane obrzeże betonowe 6x20 cm
-  projektowane obrzeże betonowe 8x30 cm
-  projektowany krawężnik betonowy 15x30 cm
-  projektowany krawężnik betonowy najazdowy 15x22 cm obniżony
-  projektowany opornik betonowy 12x25 cm
-  projektowane ekrany akustyczne
-  istniejące ekrany akustyczne do demontażu
-  projektowane wpusty uliczne
-  projektowane oświetlenie drogowe
-  projektowana kanalizacja deszczowa (poza opracowaniem)
-  projektowana napowietrzna linia energetyczna (poza opracowaniem)
-  istniejąca napowietrzna linia energetyczna do demontażu (poza opracowaniem)



MARSZAŁEK WOJEWÓDZTWA
Artur Kosicki

 DROGOWIEC Sp. z o.o.		<small>ul. Sienkiewicza 11 15-000 Białystok tel. 85 422 22 22 www.drogowiec.pl</small>	
INWESTOR:	Gmina Białystok ul. Sienkiewicza 1 15-000 Białystok		
NAZWA OBIĘTU:	Przebudowa ulicy B. Krzywoustego w Białymstoku w zakresie budowy wlotu ul. Jaszcówka obejmująca budowę nawierzchni jezdni, opasek, placów nawrotowych, chodników, ciągów pieszo rowerowych, wraz z budową i przebudową infrastruktury technicznej obejmującej: wpusty kanalizacji deszczowej i oświetlenie uliczne oraz rozbiórka i budowa ekranów akustycznych.		
STADIUM:	PROJEKT BUDOWLANY	Numery c.d.:	
NAZWA PRZ:	Projekt zagospodarowania terenu	Skala:	1:500
ZESPÓŁ AUTORSKI:		Data:	09.04.2018
Projektant (branża):	Podpis:	Sprawdzający (branża):	Podpis:
GROBOWA: mgr inż. Paweł Sześcił POLSKOSPWOB12 POLBIO001712		GROBOWA: mgr inż. Piotr Janicki POLBIO001712 POLBIO001710	
GROBOWA: mgr inż. Łukasz Marzeń POLBIO001712 POLBIO001712		ELEKTRYCZNA: mgr inż. Robert Antosiewicz POLBIO001712 POLBIO001712	
SANITARYJNA: mgr inż. Izabela Piotrowska POLBIO001712 POLBIO001712		SANITARYJNA: mgr inż. Ewelina Krawczyńska POLBIO001712 POLBIO001712	
KONSTRUKCYJNA: mgr inż. Tomasz Zajączkowski POLBIO001712 POLBIO001712		KONSTRUKCYJNA: mgr inż. Tomasz Zajączkowski POLBIO001712 POLBIO001712	